


工事名	広美中継ポンプ場電気設備改築詳細設計業務委託		
路線名称	広美中継ポンプ場		
工事箇所	安城市安城町地内		
図面名称	平面図		
縮尺	図示	図面番号	1
安城市上下水道部下水道課			

平面図 S=1/100


(1階)

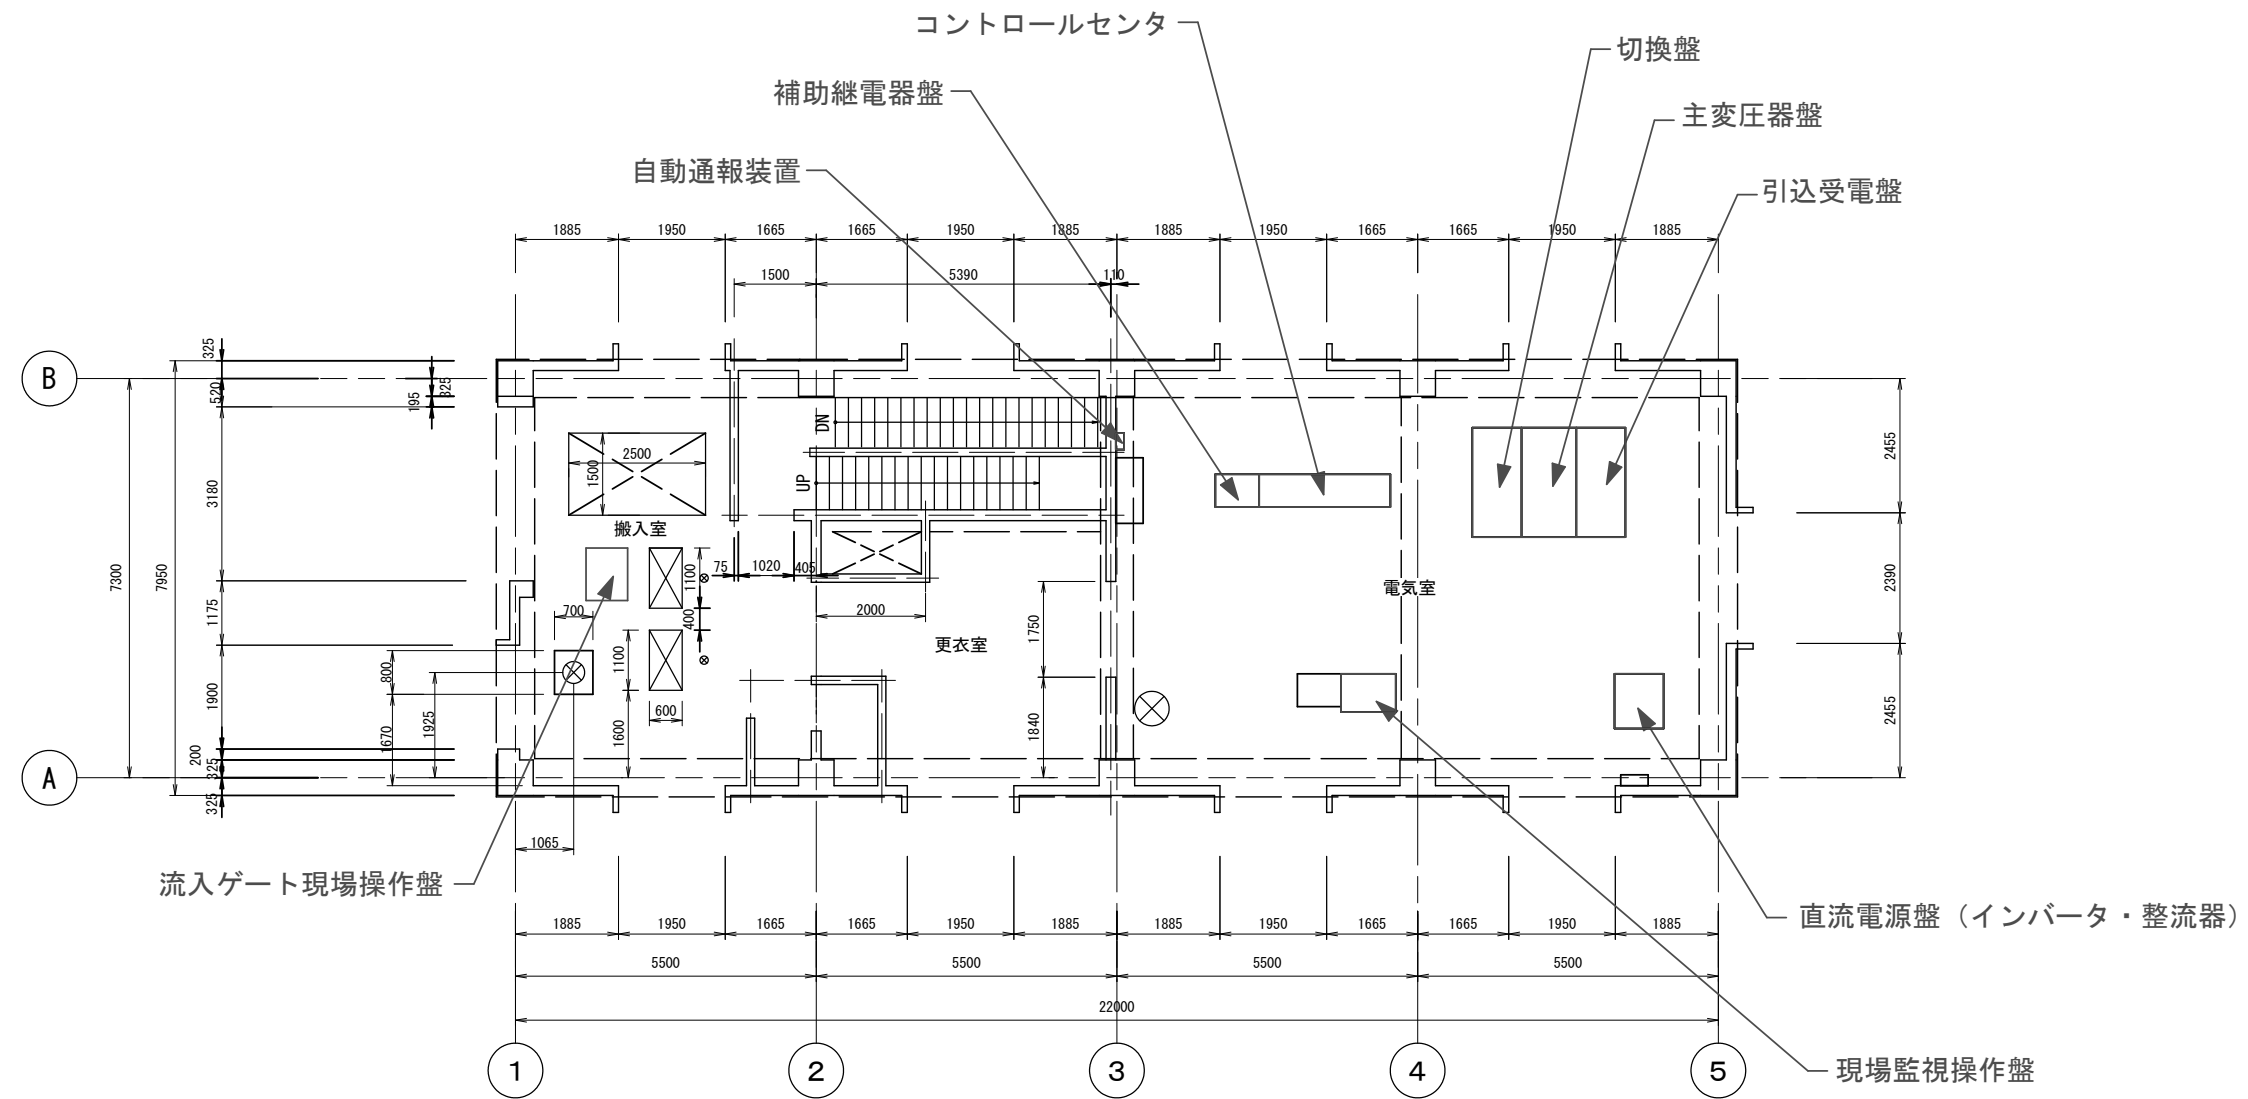

工事名	広美中継ポンプ場電気設備改築詳細設計業務委託		
路線名称	広美中継ポンプ場		
工事箇所	安城市安城町地内		
図面名称	平面図		
縮尺	図示	図面番号	2
安城市上下水道部下水道課			

平面図 S=1/100

(地下)

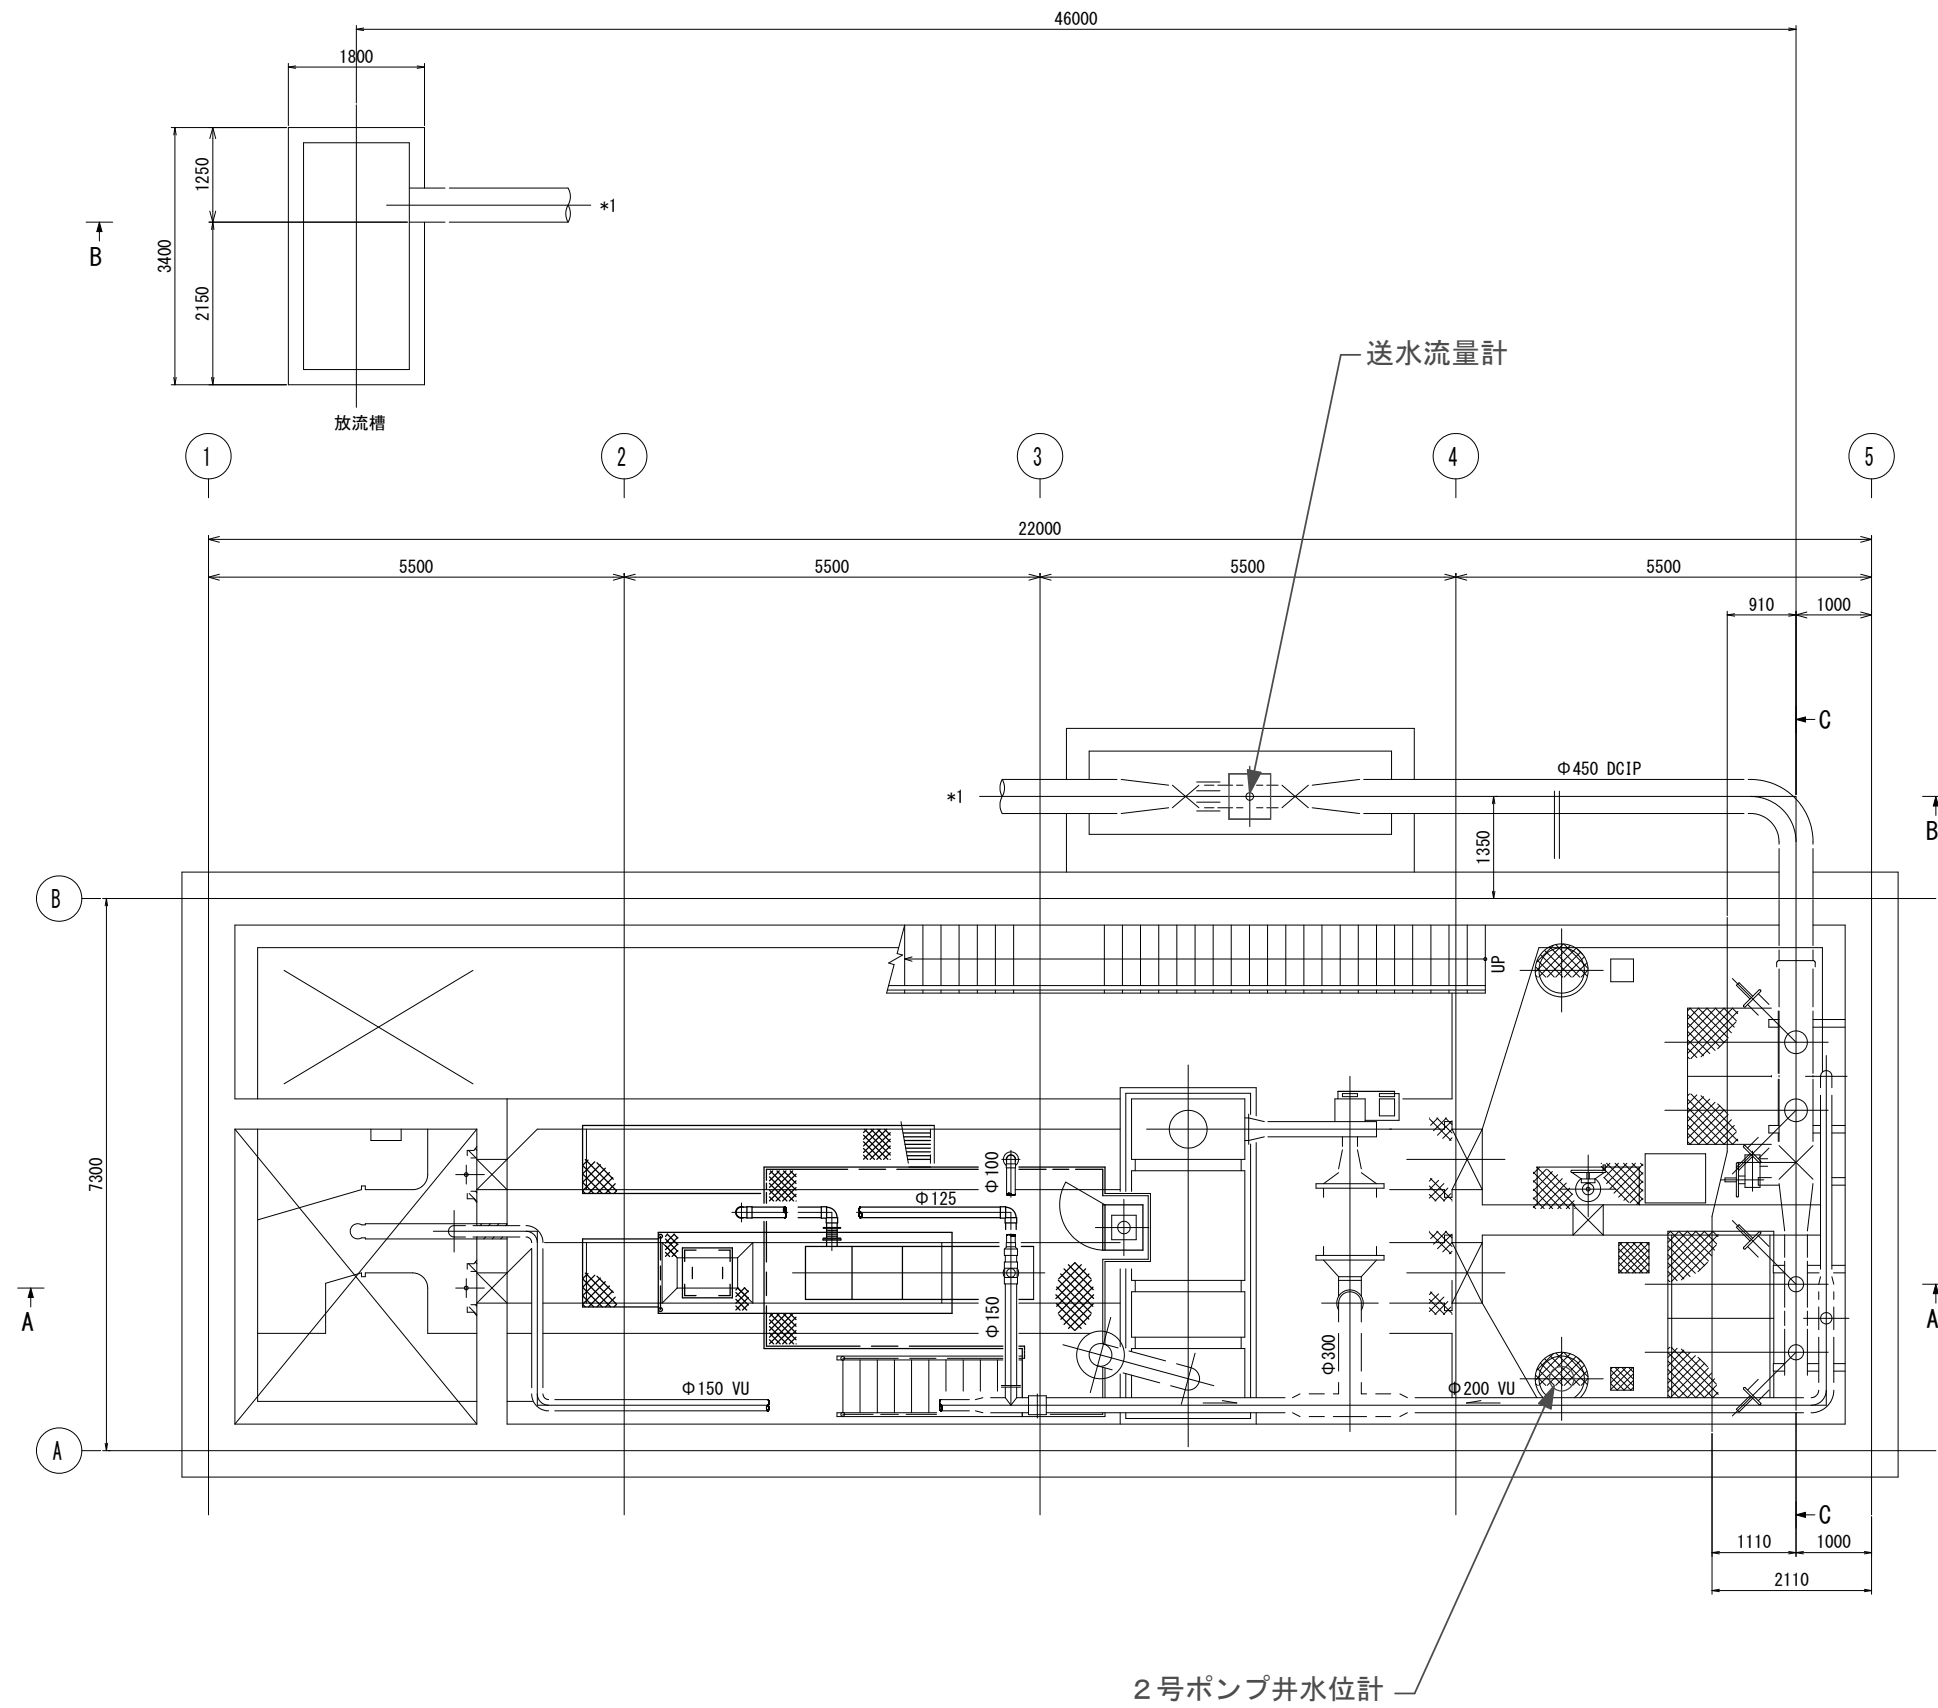

工事名	広美中継ポンプ場電気設備改築詳細設計業務委託		
路線名称	広美中継ポンプ場		
工事箇所	安城市安城町地内		
図面名称	平面図		
縮尺	図示	図面番号	3
安城市上下水道部下水道課			