


東祥アリーナ安城（安城市体育館）ロビー空調設備更新修繕

■ 図 面 目 録	
図面番号	図面名称
0	図面目録
1	配置図・工事概要
2	機器表（改修前・改修後）
3	1階平面図

訂正		安城市生涯学習部スポーツ課	工事名 東祥アリーナ安城（安城市体育館）ロビー空調設備更新修繕		図面名称 図面目録	
			製図 令和4年8月	吉村	縮尺 -	図面番号 0

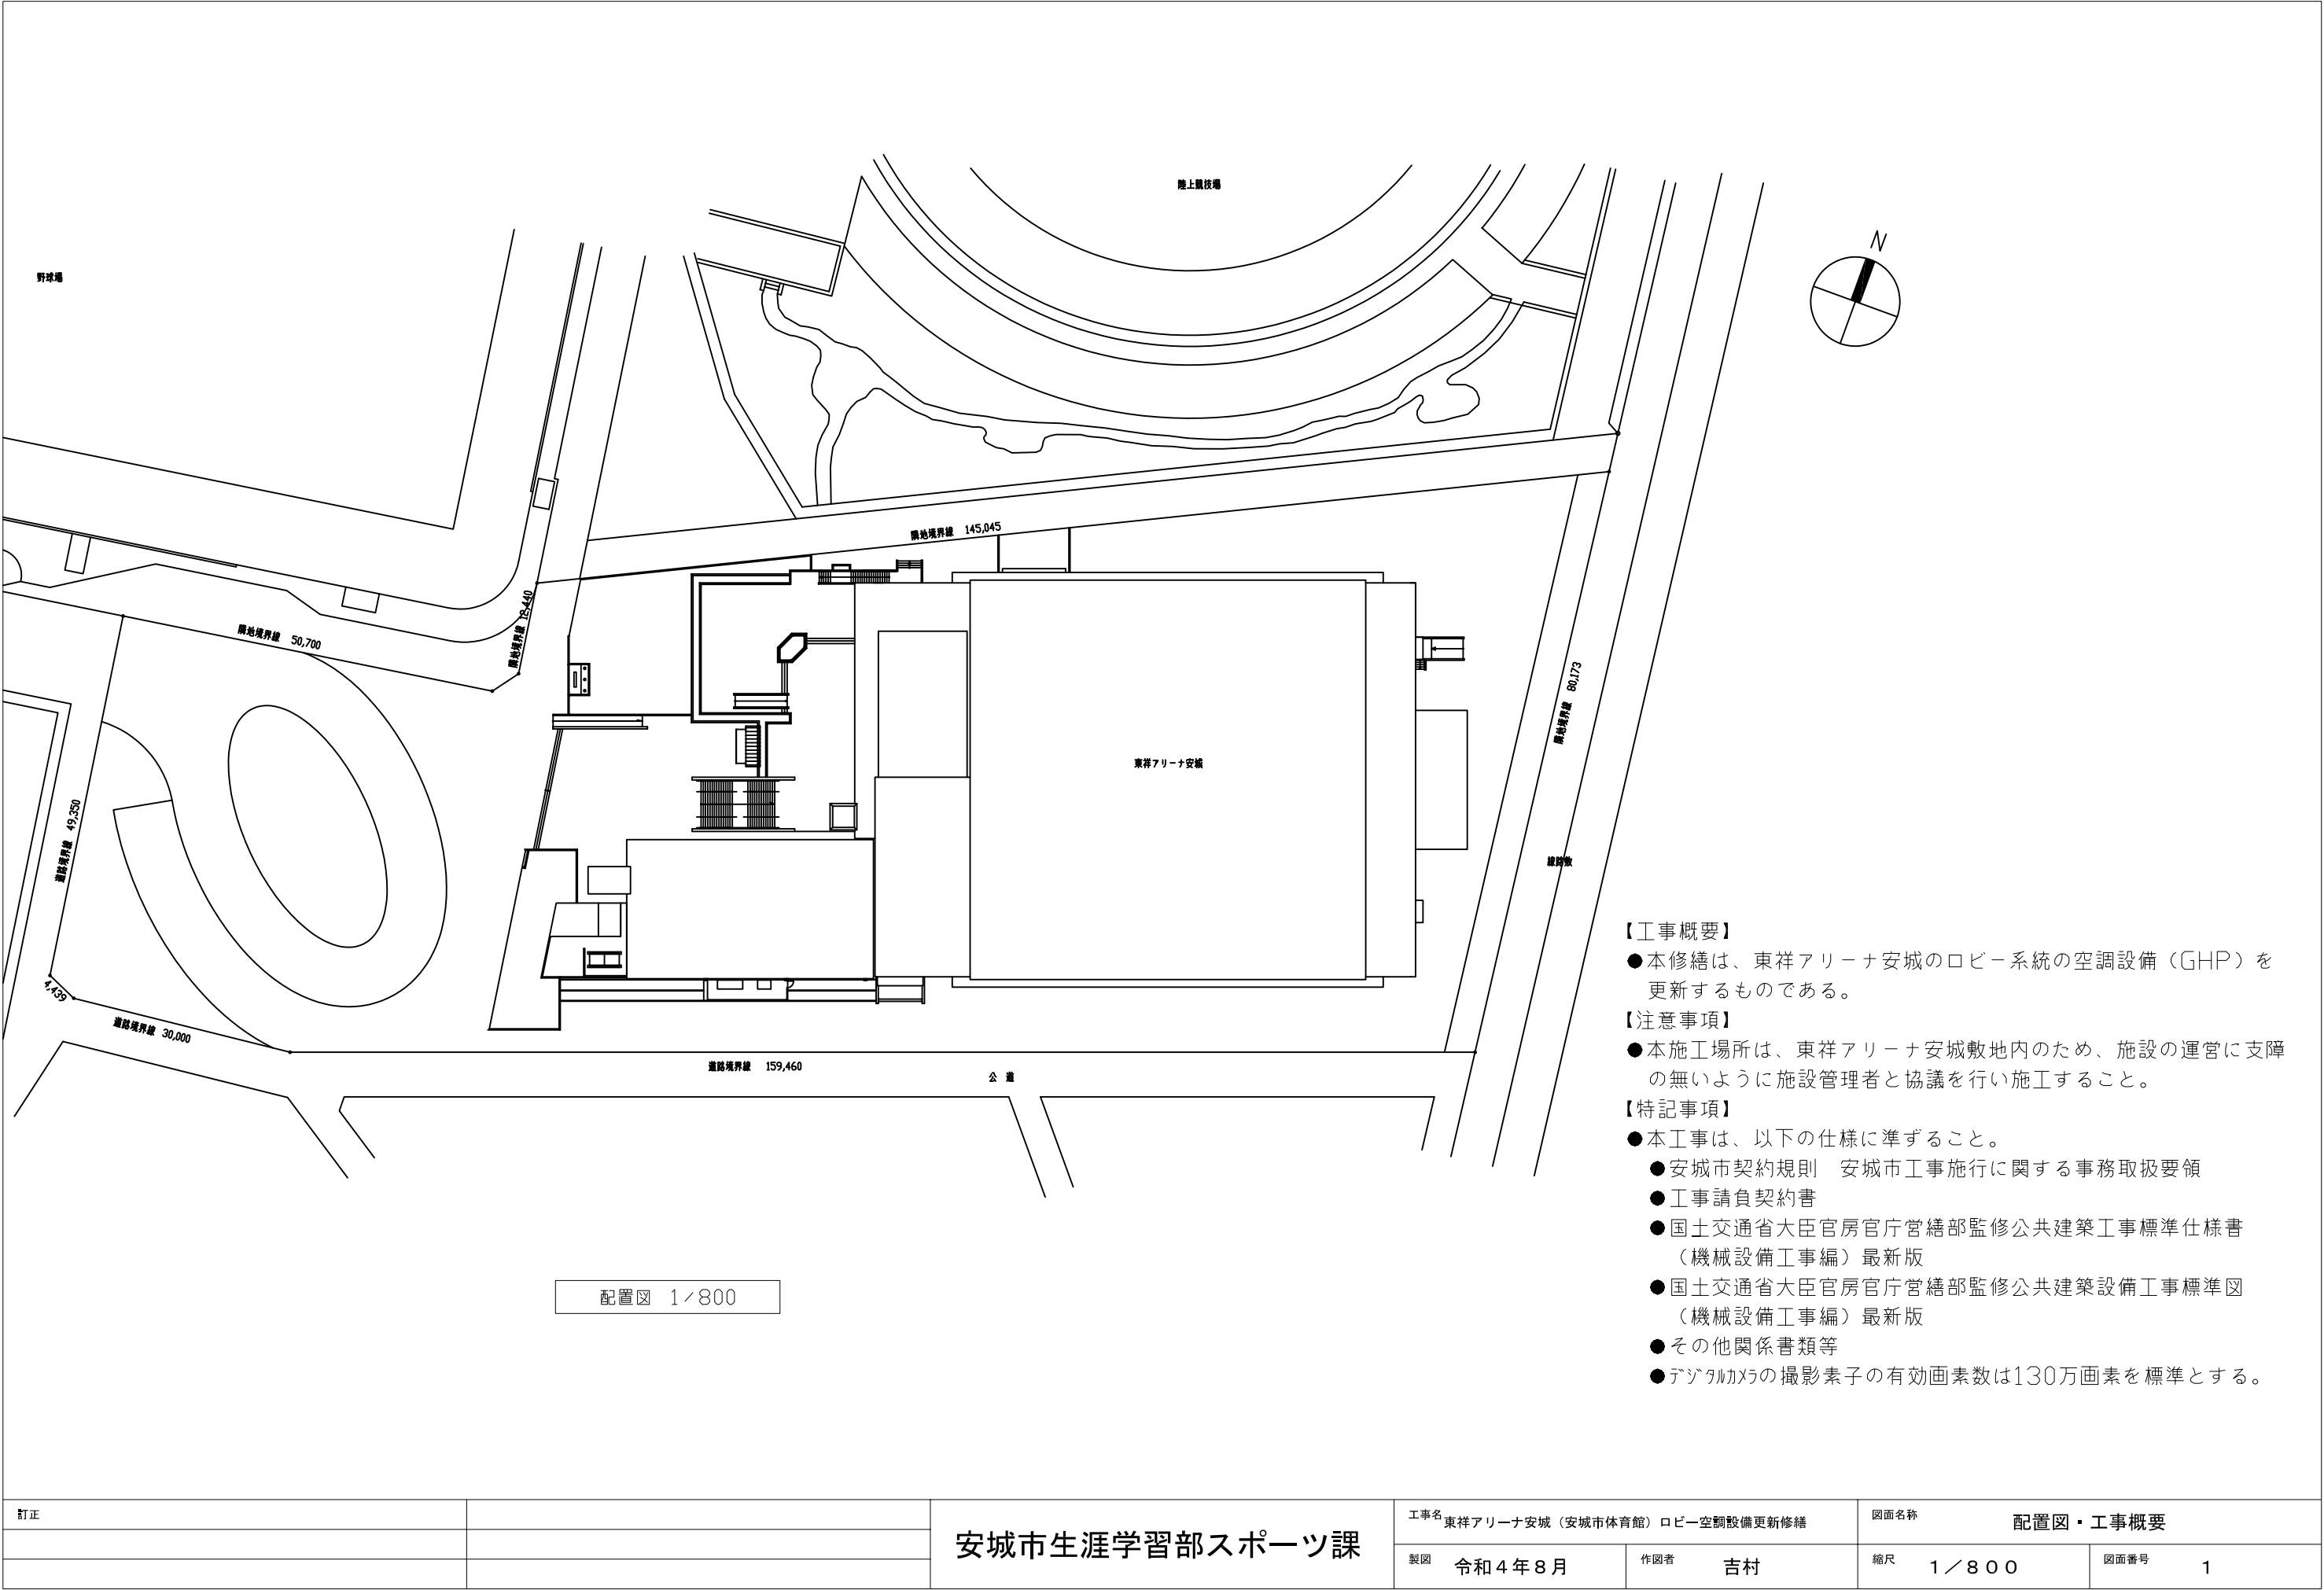

訂正		安城市生涯学習部スポーツ課	工事名 東祥アリーナ安城（安城市体育館）ロビー空調設備更新修繕		図面名称 配置図・工事概要	
			製図 令和4年8月	作図者 吉村	縮尺 1/800	図面番号 1


機器表（改修後）

記 号	機 器 名 称	機 器 仕 様	電 源		設 置 場 所	台 数	備 考
			φ	V			
GHP-1	ガスヒートポンプエアコン室外機	形式 ビル用マルチ室外機（リニューアル対応機） 仕様 冷房能力 56.0kW 暖房能力 63.0kW 消費電力 （冷）0.998kW （暖）0.602kW 燃料消費量 （冷）49.4kW （暖）44.6kW （ガス種 13A） 送風機 0.36+0.42kW 付属品 防振ゴム、その他標準付属品一式	3	200	1F 室外機置場	1	コンクリート基礎（既設利用）
GHP-1-1	ガスヒートポンプエアコン室内機	形式 床置きダクト型 仕様 冷房能力 56.0kW 暖房能力 63.0kW 風量 165m3/min×188Pa×3.7kW 付属品 背面吸込みキット、ワイヤードリモコン、その他標準付属品一式	3	200	1F 空調機械室	1	
※1. 機器能力は、JIS条件で運転した場合の値を示す。 ※2. 消費電力、ガス消費量、エンジン出力、送風機出力等は参考値とする。							


機器表（改修前）

記 号	機 器 名 称	機 器 仕 様	電 源		設 置 場 所	台 数	備 考
			φ	V			
GHP-1	ガスヒートポンプエアコン室外機	形式 ビル用マルチ室外機 仕様 冷房能力 56.0kW 暖房能力 67.0kW 消費電力 （冷）0.998kW （暖）0.602kW 燃料消費量 （冷）44.3kW （暖）43.8kW （ガス種 13A） 送風機 0.36+0.42kW 付属品 防振ゴム、その他標準付属品一式	3	200	1F 室外機置場	1	コンクリート基礎（既設利用） TGSP560B2N（747機種）
GHP-1-1	ガスヒートポンプエアコン室内機	形式 床置きダクト型 仕様 冷房能力 56.0kW 暖房能力 67.0kW 風量 9000m3/h×294Pa×3.7kW 付属品 背面吸込みキット、ワイヤードリモコン、その他標準付属品一式	3	200	1F 空調機械室	1	TKFDP560S5（747機種）


冷 媒 配 管 リ ス ト			
記号	冷 管	× ガス管	備 考
Ⓐ	6.4 φ	× 12.7 φ	冷媒管はメーカー標準被覆配管とする。
Ⓑ	9.5 φ	× 15.9 φ	屋外露出部はGW保温整形の上、
Ⓒ	9.5 φ	× 19.1 φ	ステンレス板仕上げとする。
Ⓓ	12.7 φ	× 25.4 φ	内外露出部は(CVWS2 ² -2C)は
Ⓔ	12.7 φ	× 28.6 φ	冷媒管共巻とする。
Ⓕ	12.7 φ	× 31.8 φ	
Ⓖ	15.9 φ	× 28.6 φ	
Ⓗ	19.1 φ	× 38.1 φ	

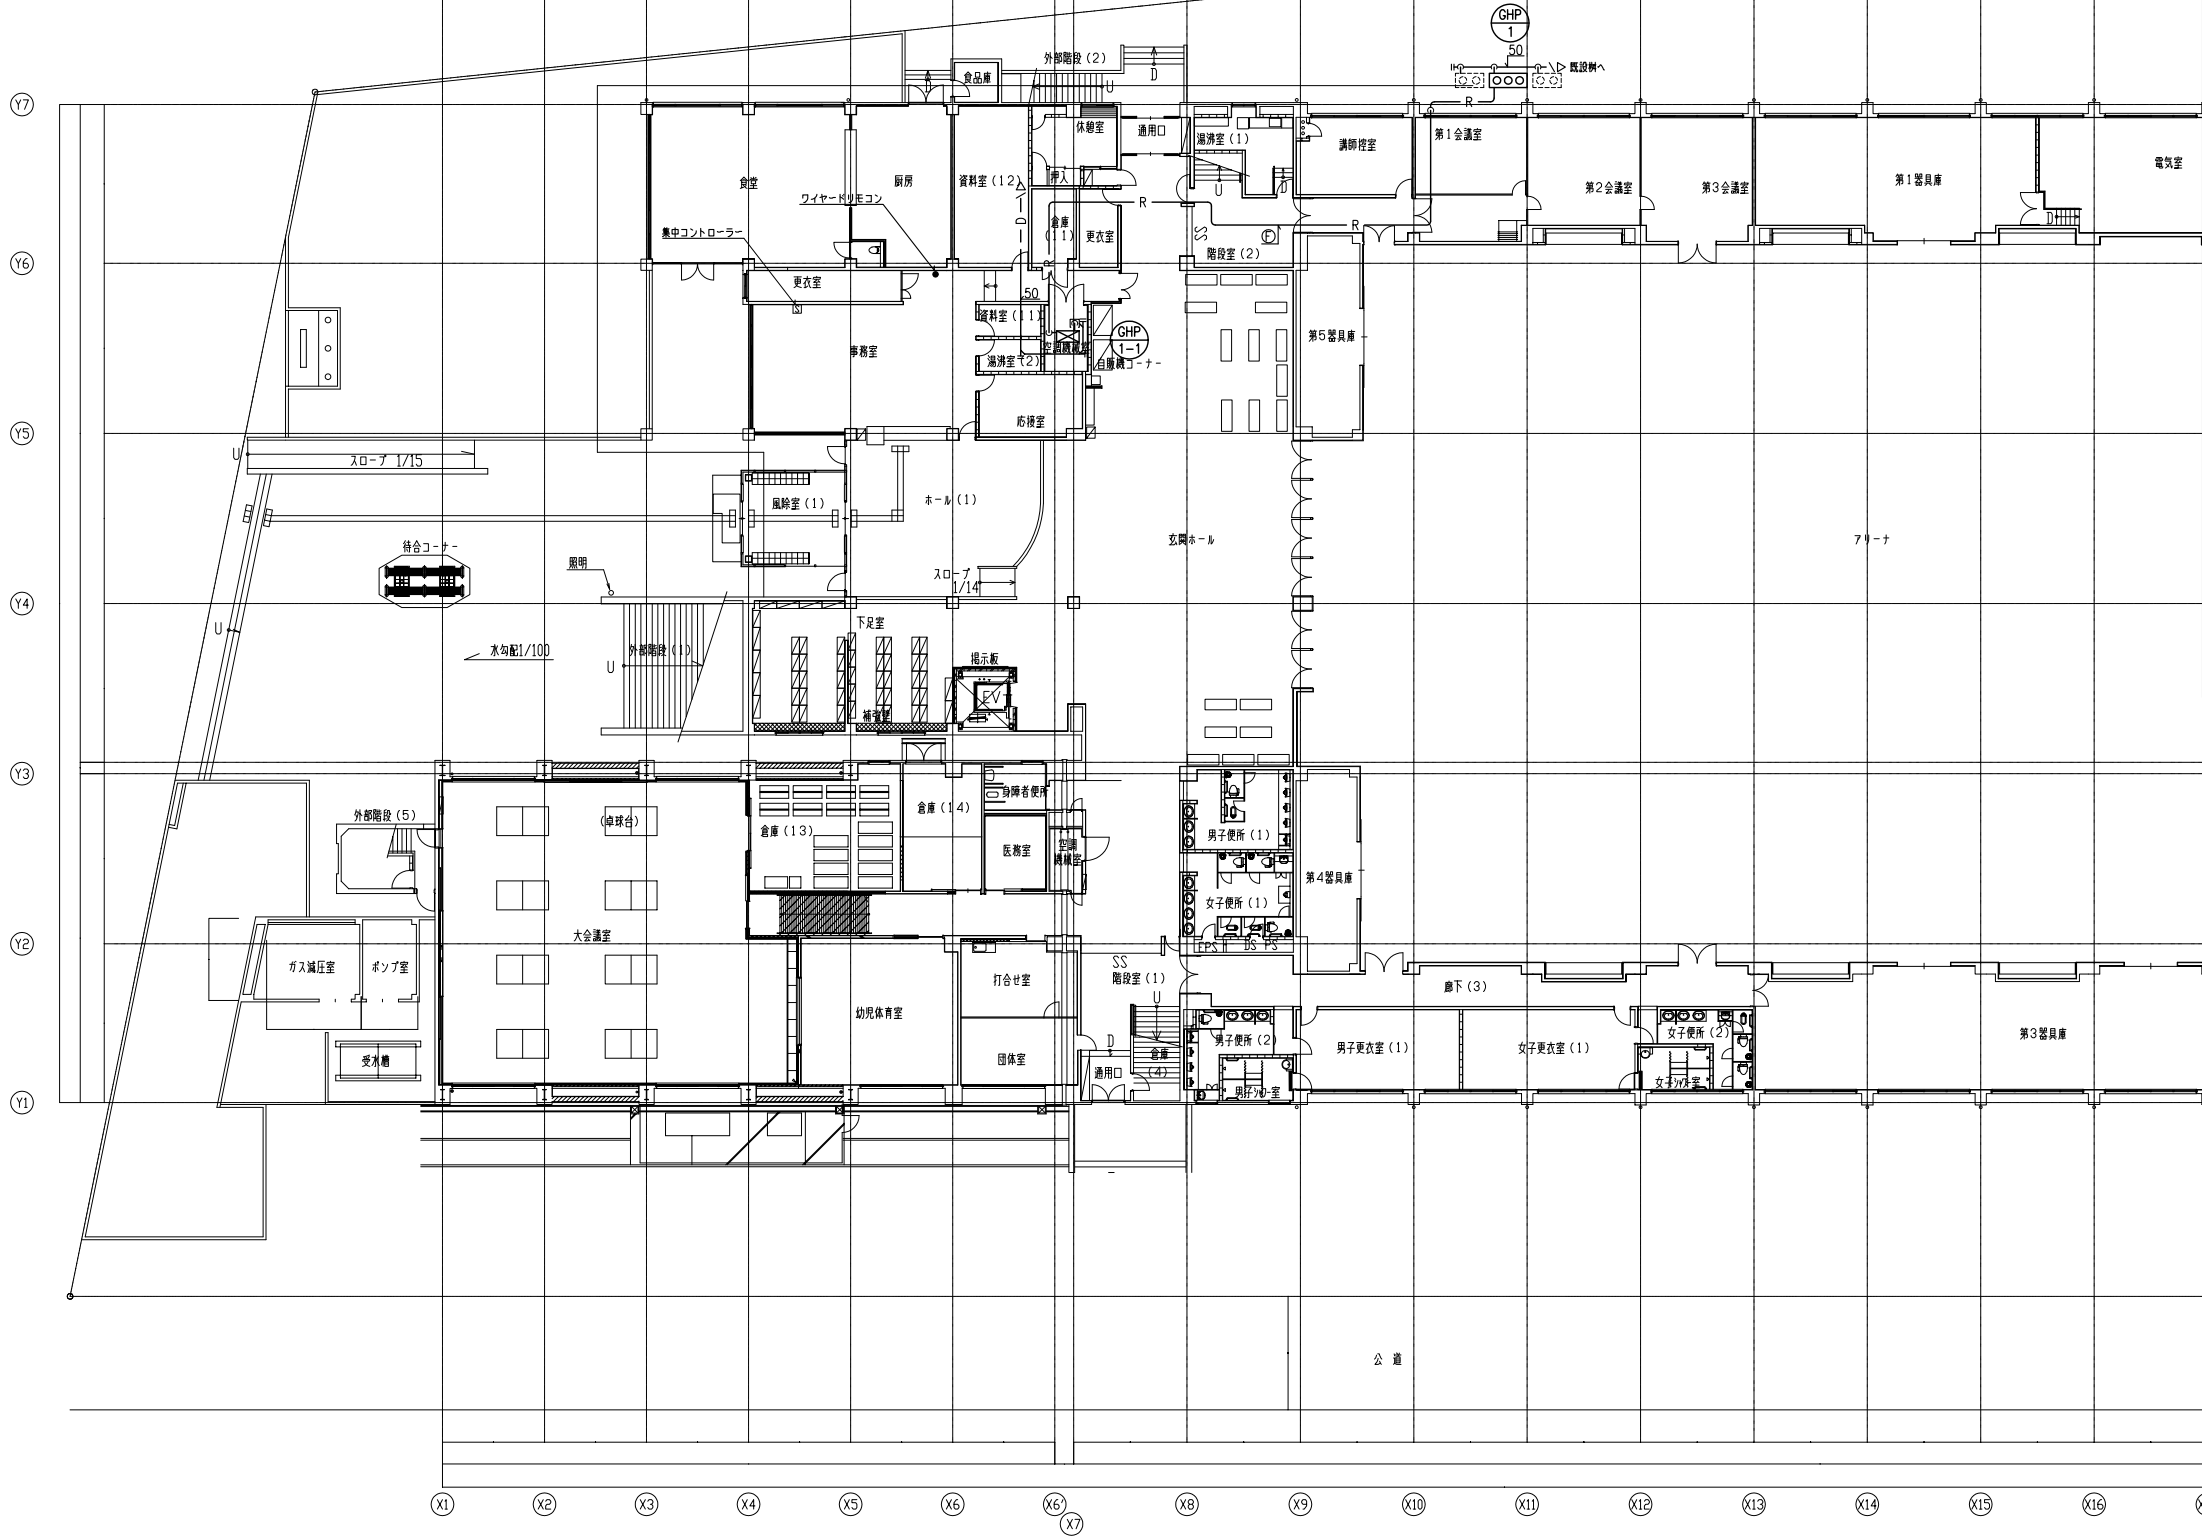

1 階平面図 1/200

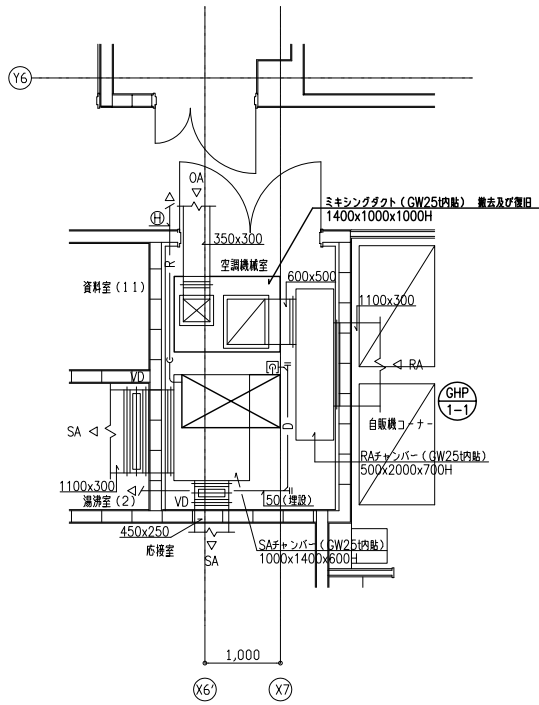

空調機械室詳細図 1/50

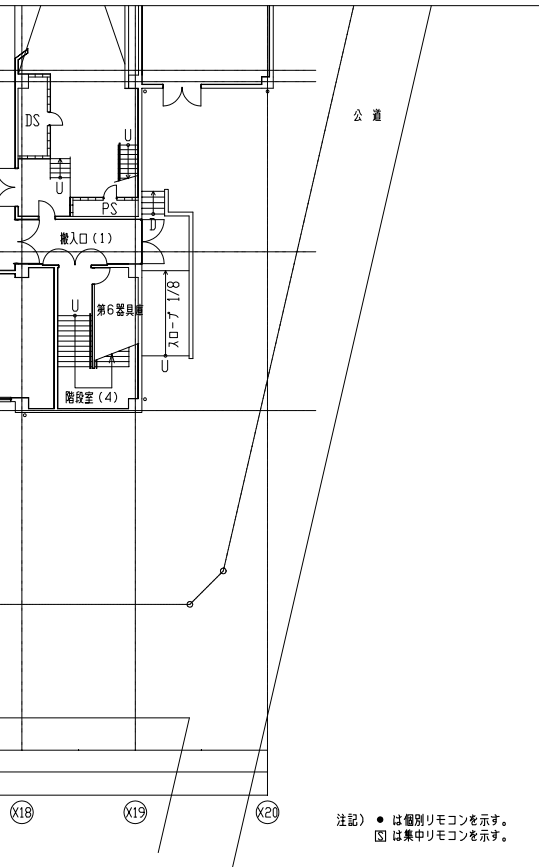

注記) ● は個別リモコンを示す。
□ は集配リモコンを示す。

訂正		安城市生涯学習部スポーツ課	工事名 東祥アリーナ安城（安城市体育館）ロビー空調設備更新修繕		図面名称 1 階平面図	
			製図 令和 4 年 8 月	作図者 吉村	縮尺 1 / 2 0 0	図面番号 3