




平面図 S=1:1,000

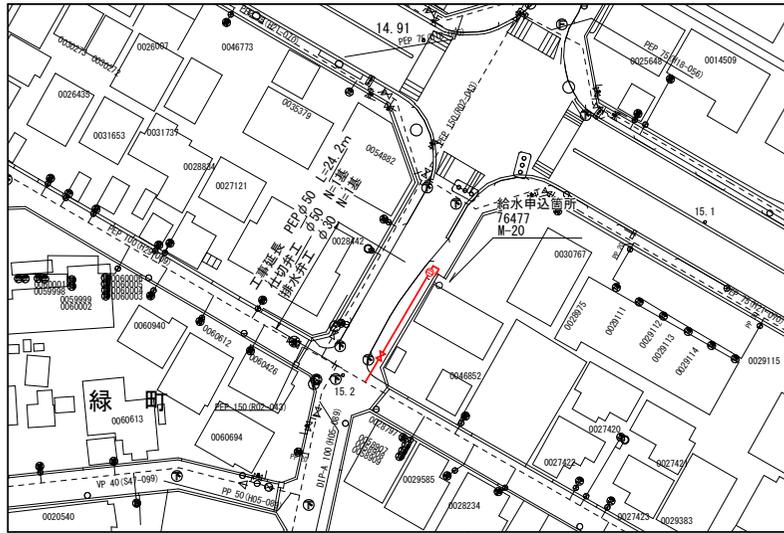


配管詳細図 S=FREE (参考図)

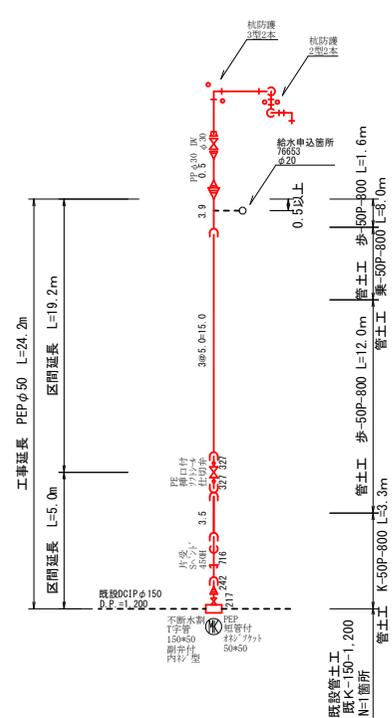


舗装面積求積図 S=FREE (参考図)

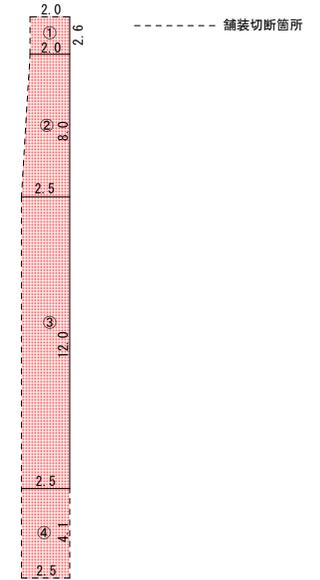

標準断面図 S=1:50

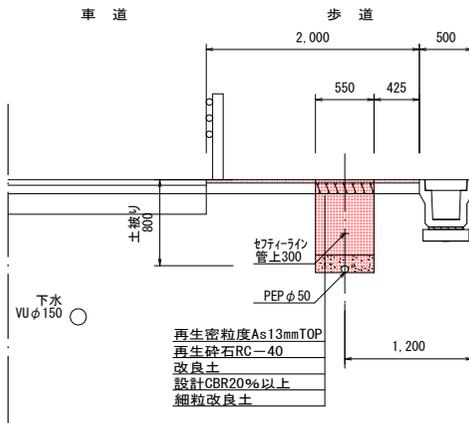

管土工図 S=1:50

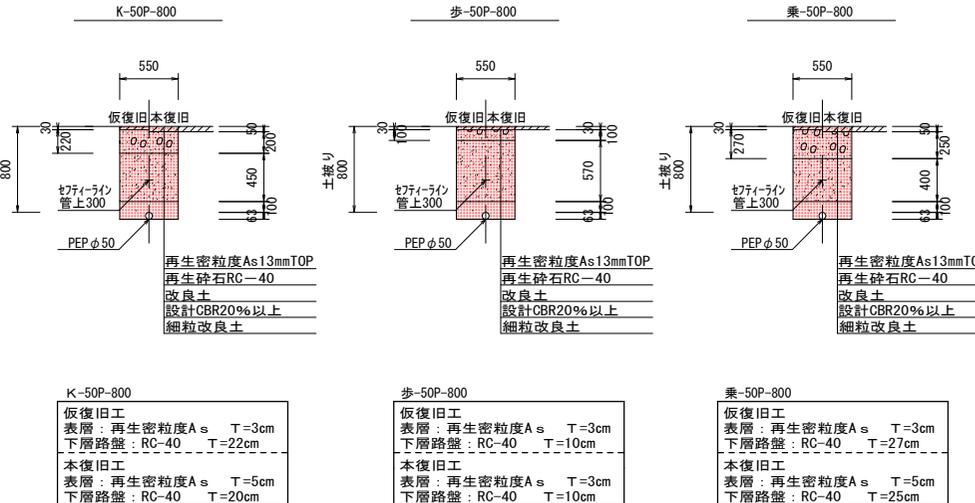

舗装切断数量表

部名	計算式	数量 (m)
本管	2.0+2.6+8.0+12.0+4.1+2.5+4.1	35.3
合計		35.3

舗装本復旧数量表

記号	計算式	本復旧面積 (m ²)	管土工種別
①	2.0×2.6	5.2	歩-50P-800
②	(2.0+2.5)×8.0×0.5	18.0	乗-50P-800
③	2.5×12.0	30.0	歩-50P-800
④	2.5×4.1	10.3	K-50P-800
合計		63.5	

※復旧旧数量については、別紙数量計算表に示す。

区画線工
W=15cm 実線 白
L=6.0m

工事名	緑町2丁目地内配水管布設工事		
路線名	市道 緑町10号線		
工事箇所	安城市 緑町地内		
設計書番号	R4-45		
図面名称	平面図、横断面図、配管詳細図、舗装面積求積図		
縮尺	図示	図面番号	1/1
安城市上下水道部水道工務課			