


桜井第 3、第 4 児童クラブ電気錠設置工事

番号	図面名称	縮尺
00	図面目録	A3 : -
01	配置図	A3 : 1/200
02	平面図	A3 : 1/100

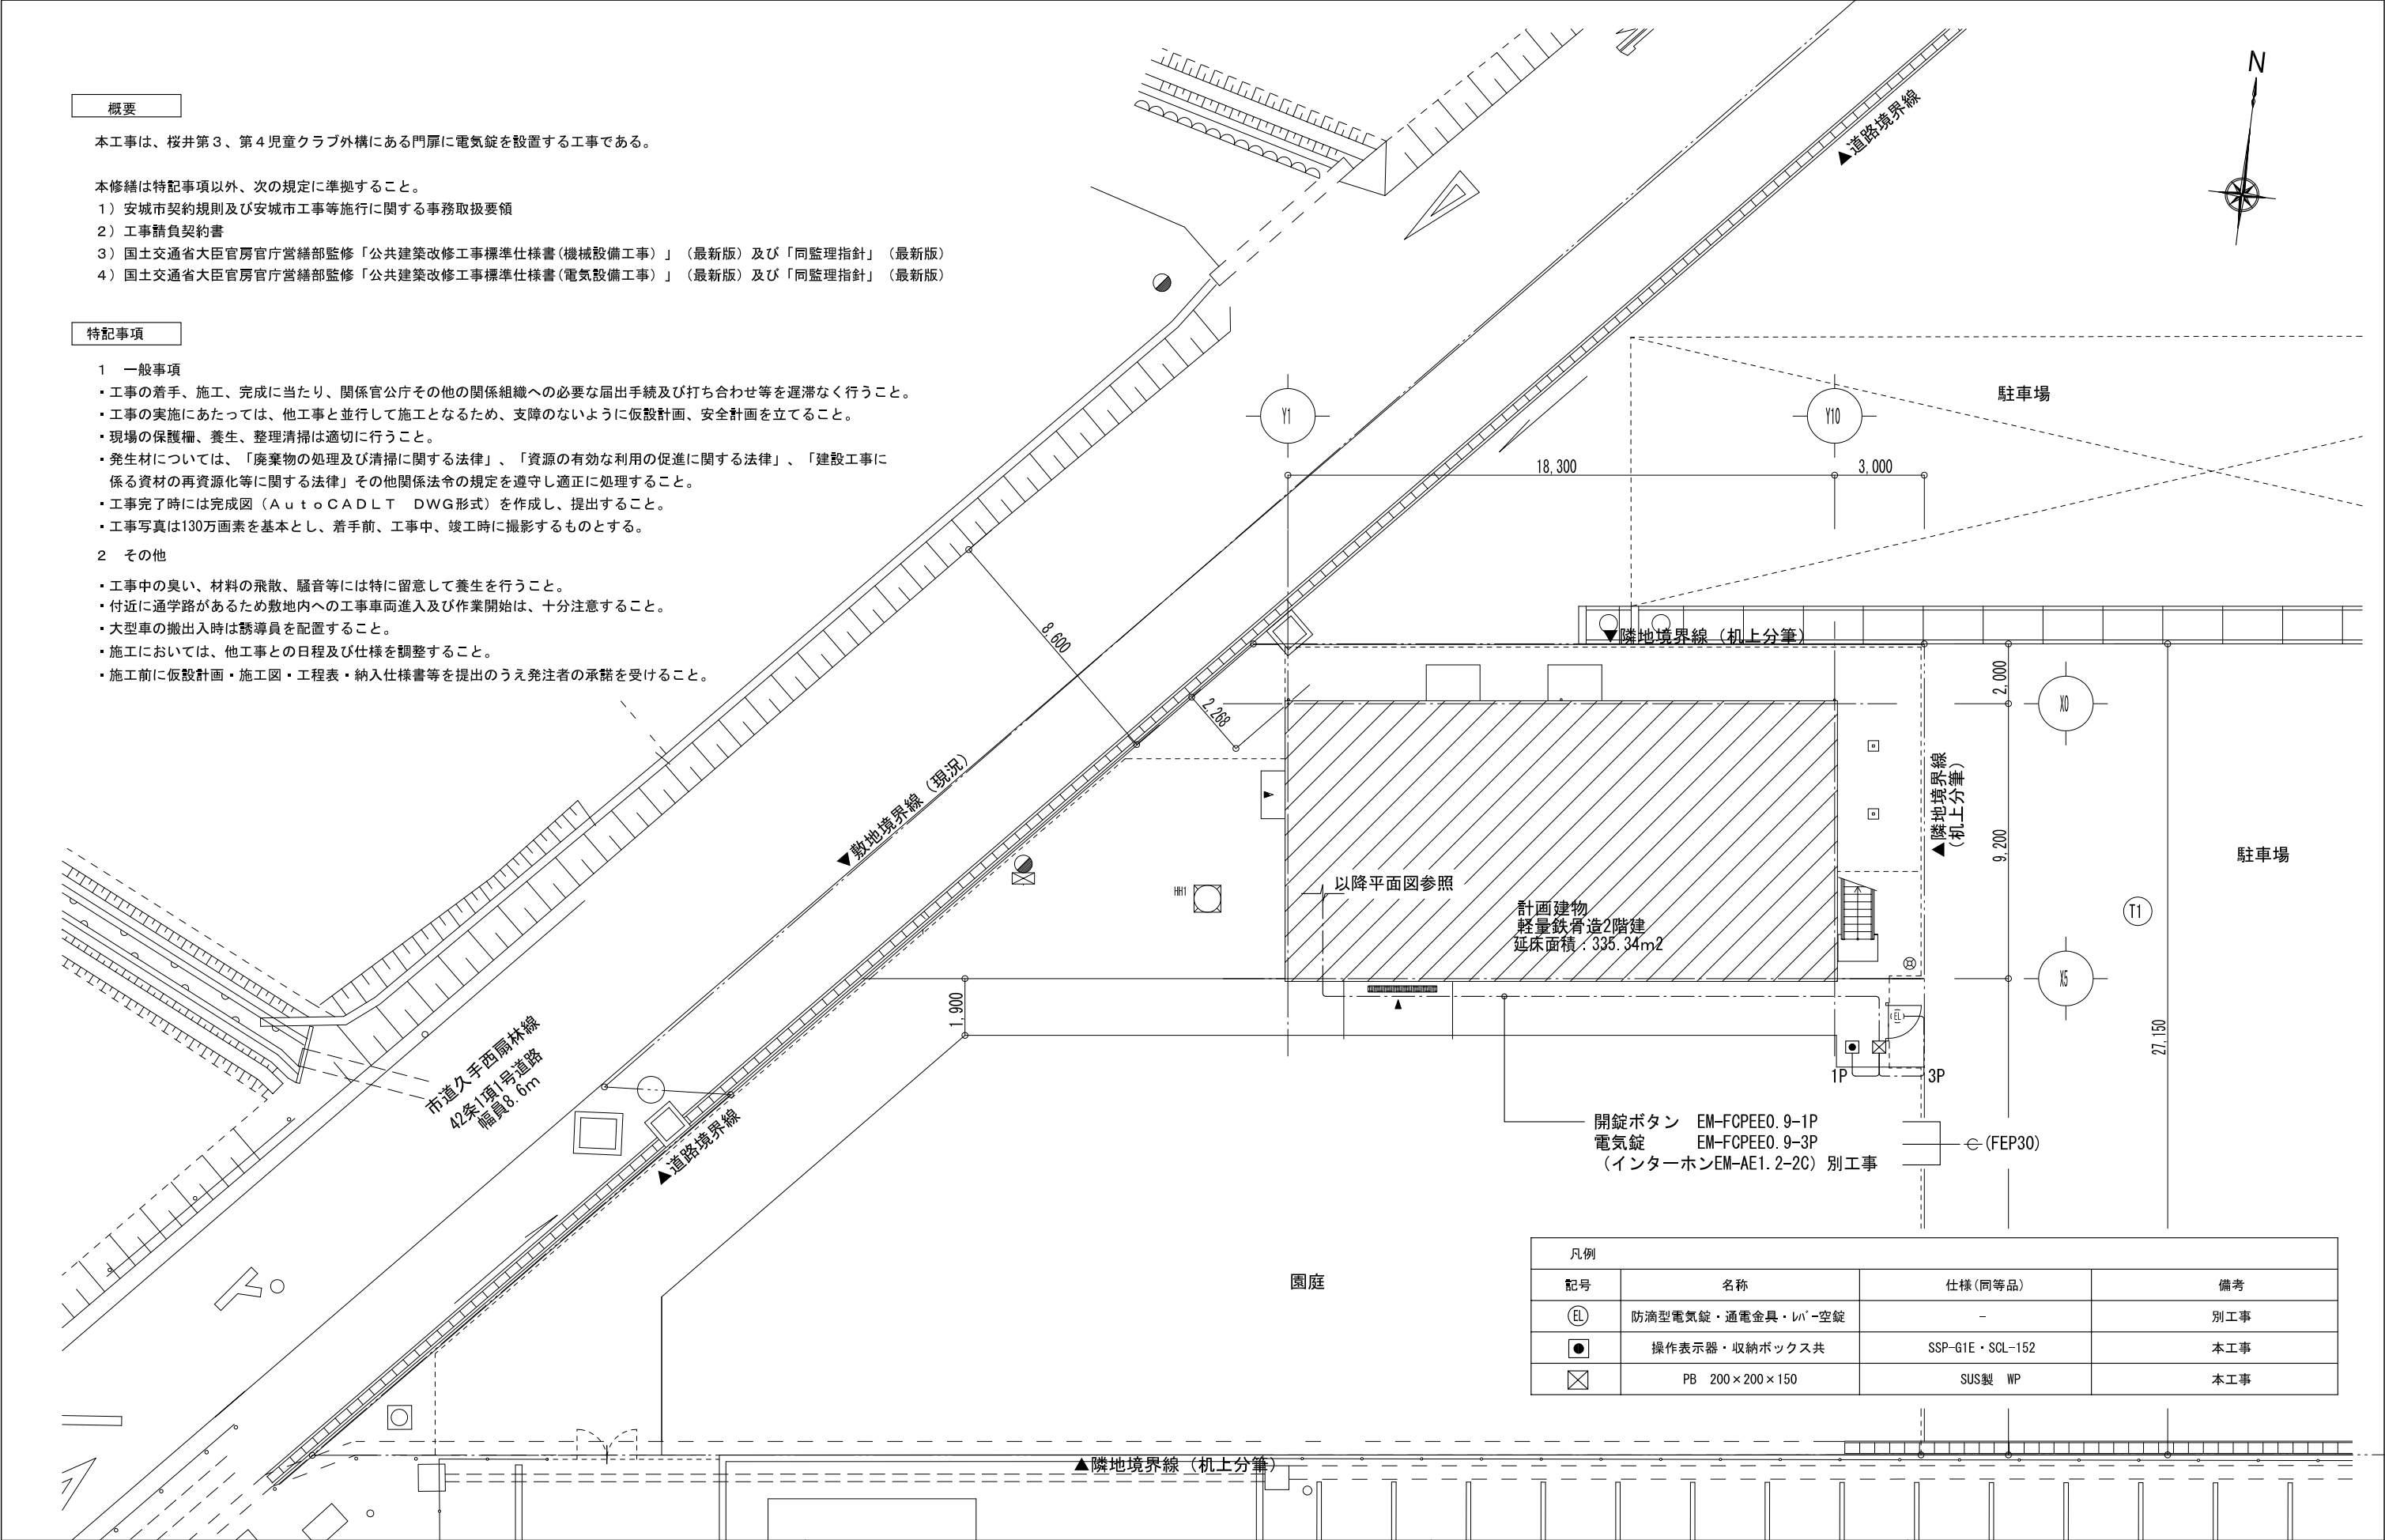


凡例			
記号	名称	仕様(同等品)	備考
ⓔ	防滴型電気錠・通電金具・レバー空錠	-	別工事
●	操作表示器・収納ボックス共	SSP-G1E・SCL-152	本工事
☒	PB 200×200×150	SUS製 WP	本工事

訂正	安城市建設部施設保全課	工事名 桜井第3、第4児童クラブ電気錠設置工事	図面名称 配置図
		製図 令和4年10月	加藤
		縮尺 1/200	図面番号 01



凡例			
記号	名称	仕様(同等品)	備考
盤	電気錠制御盤・オプションボックス・内蔵週間タイマー共	BAN-DS1・BAN-OPBOX・BAN-OP.WT	本工事
t	インターホン	-	別工事
●	操作表示器	SSP-G1E	配線は別工事

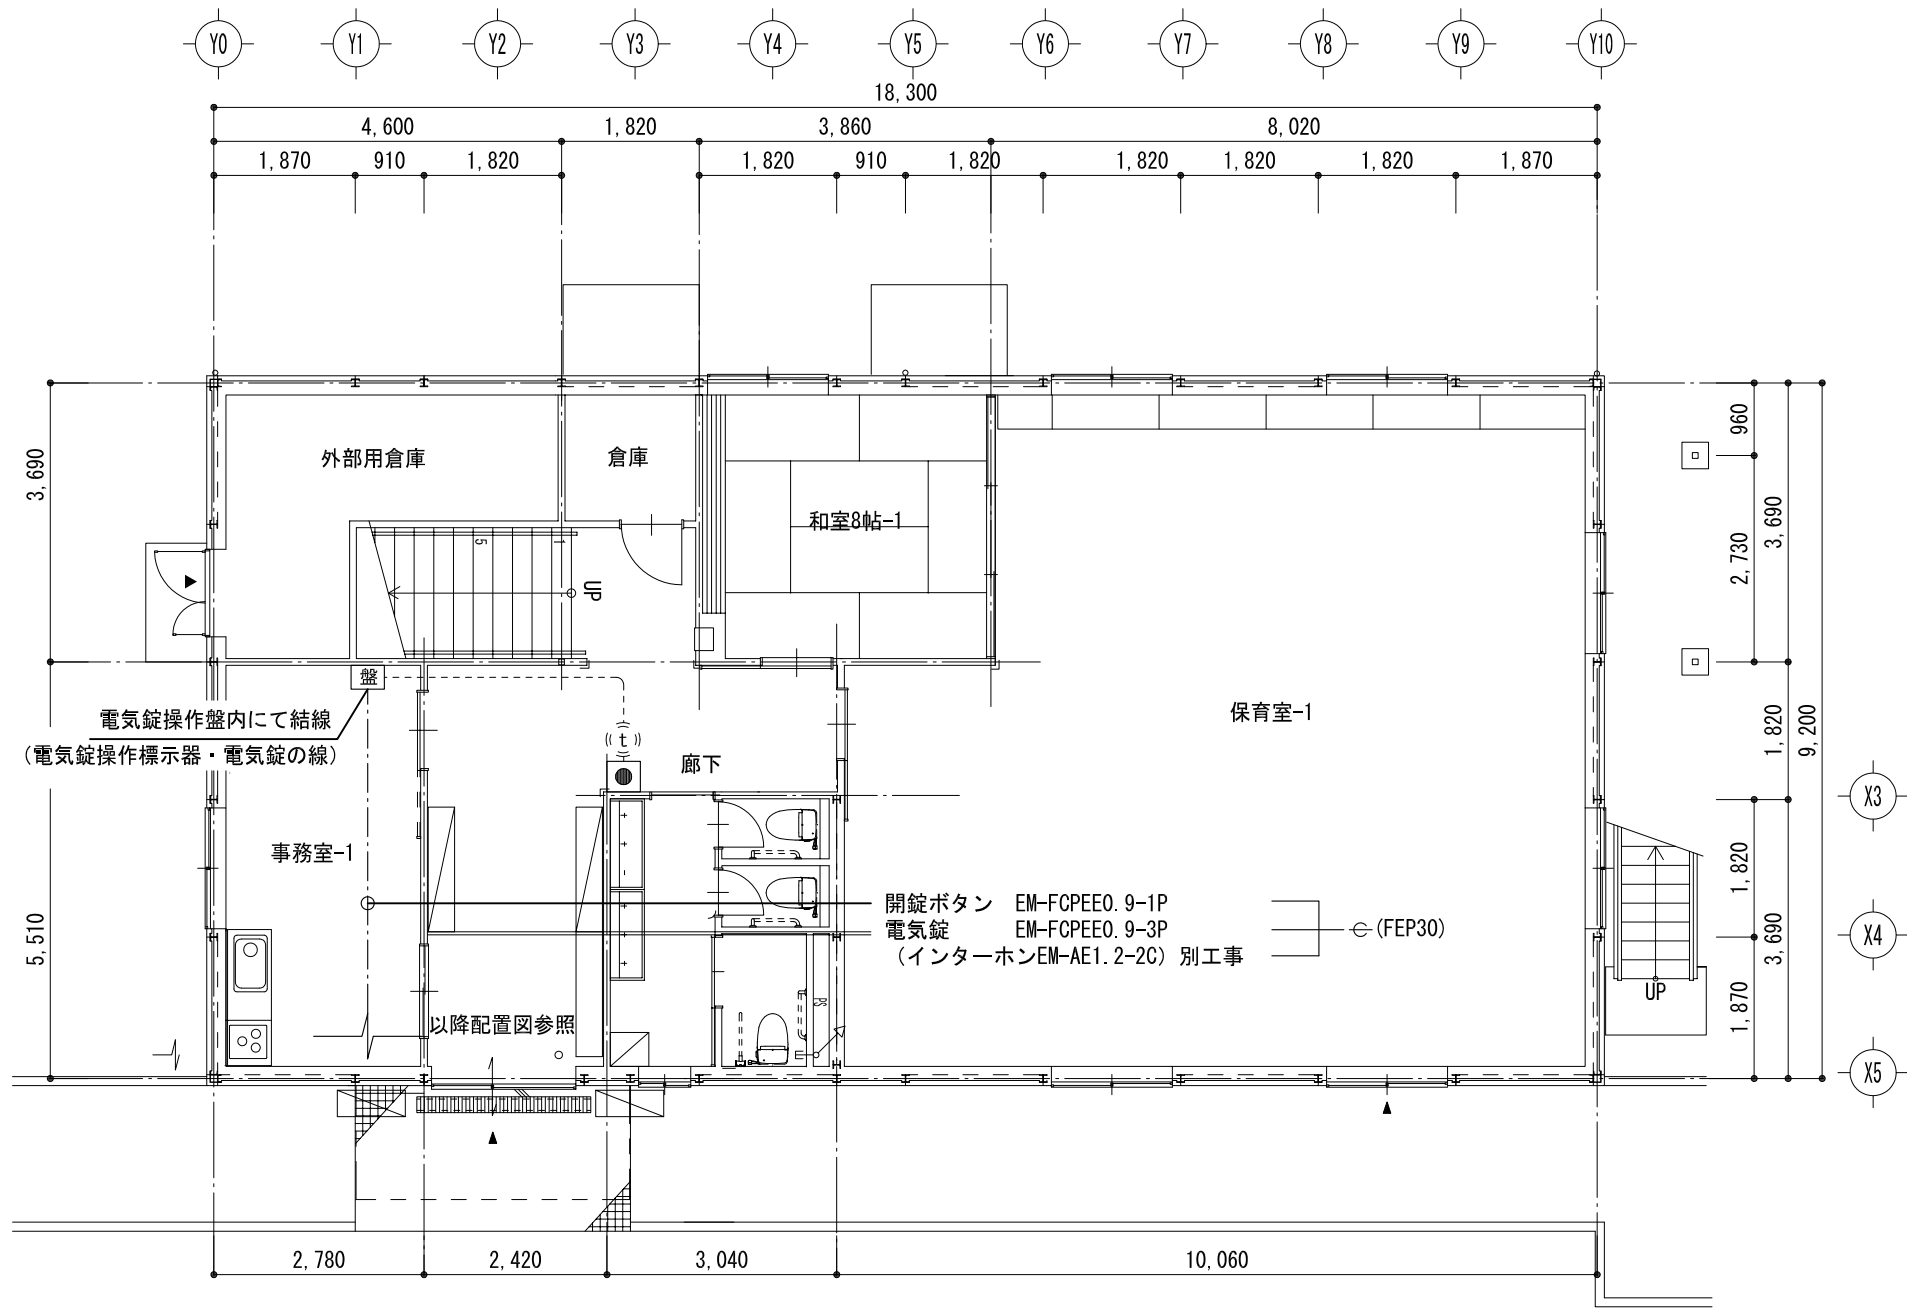

1階平面図 S=1/100

訂正	安城市建設部施設保全課	工事名 桜井第3、第4児童クラブ電気錠設置工事	図面名称 平面図
		製図 令和4年10月	加藤
		縮尺 1/100	図面番号 02