



平面図 S=1/500

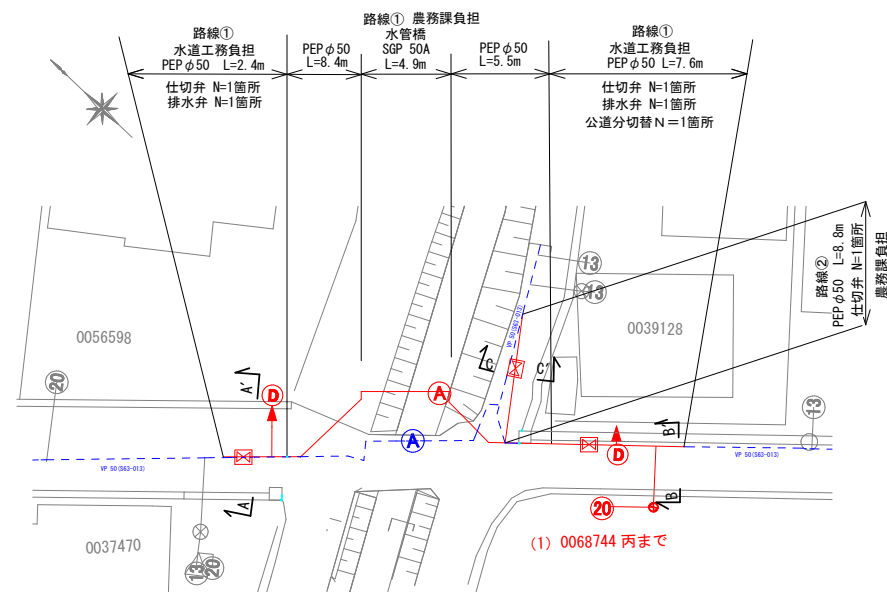


土工定規図 (1)K-50 P-800:撤50-800

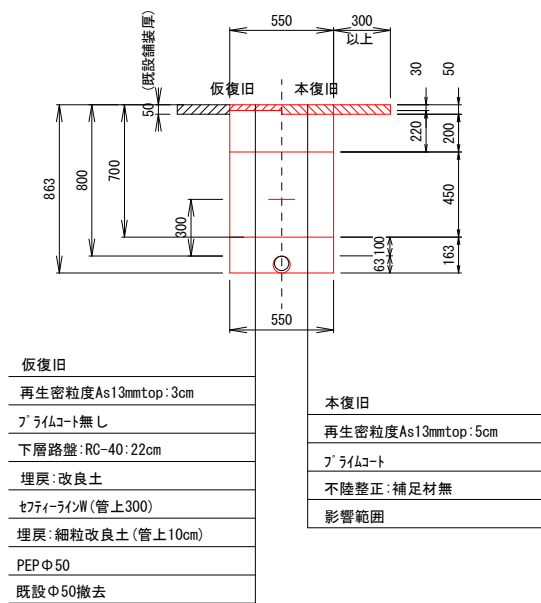


仮復旧	本復旧
再生密粒度As13mmtop:3cm	再生密粒度As13mmtop:5cm
プライムコート無し	プライムコート
下層路盤:RC-40:22cm	不陸整正:補足材無
埋戻:改良土	影響範囲
セティンW(管上300)	
埋戻:細粒改良土(管上10cm)	
PEPφ50	
既設φ50撤去	

配管図 S=free 参考

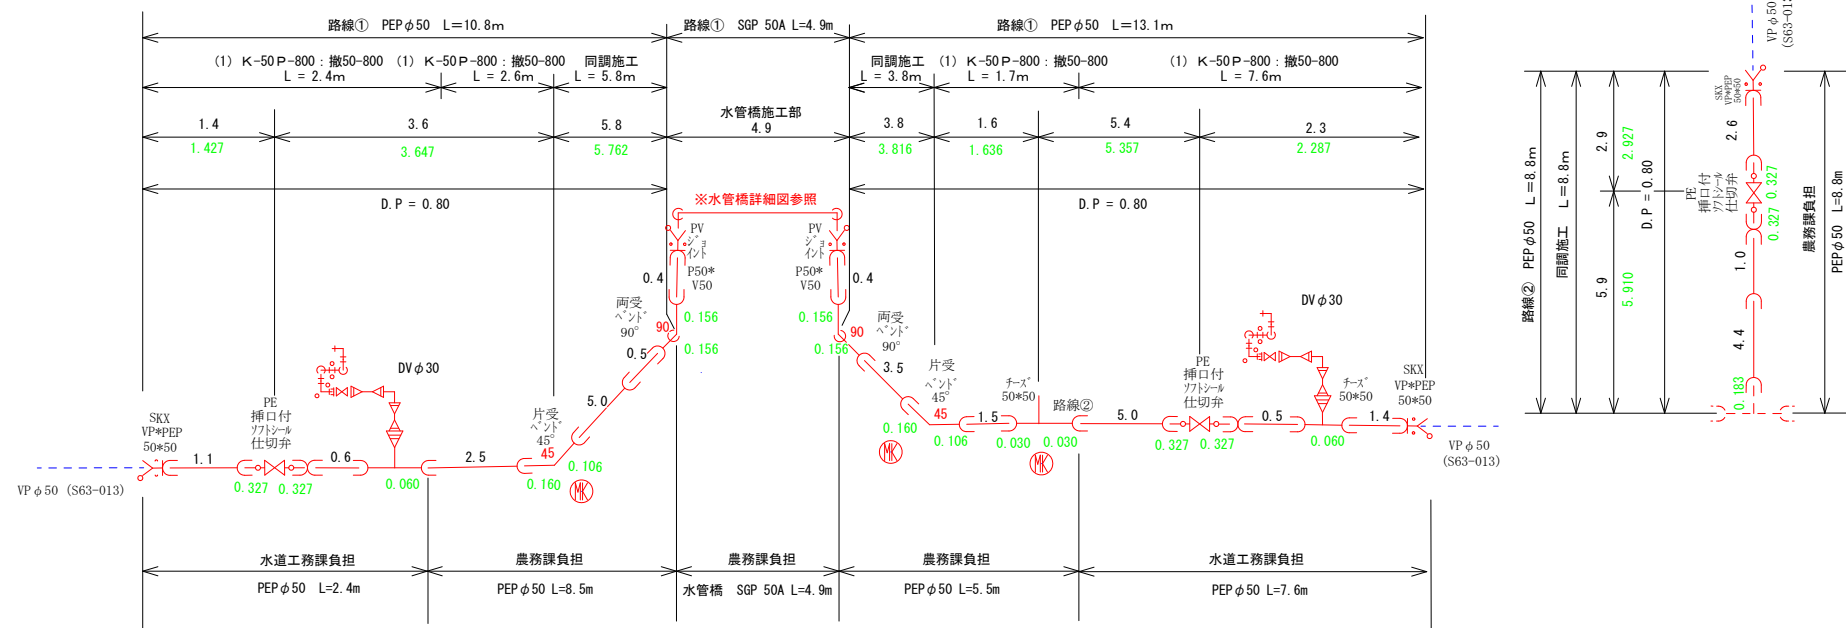


断面図 S=1/100

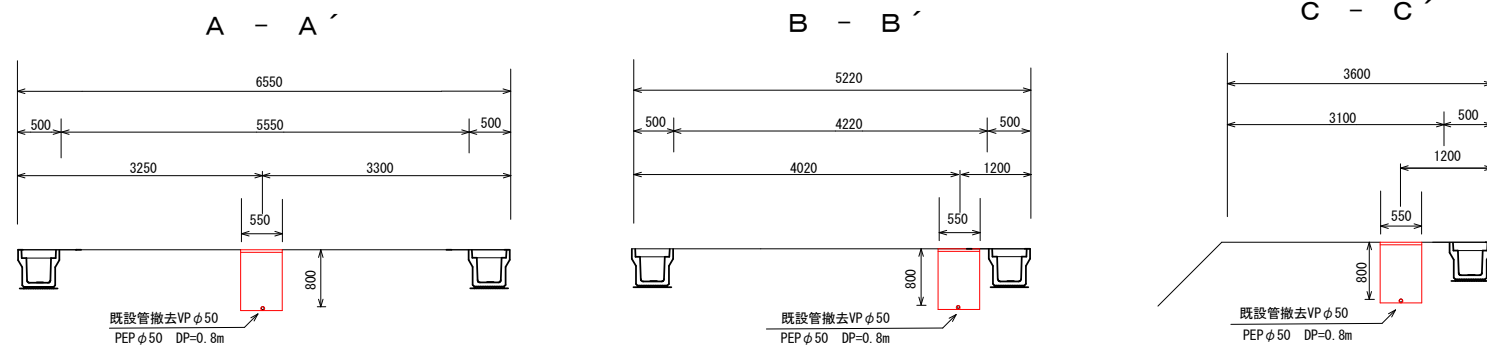


撤去延長

番号	負担区分	撤去・運搬・処理	運搬・処理	備考
路線①	農務課	2.6+1.7=4.3m	-	-
VPφ50(S63-013)	水道工務課	2.4+7.6=10.0m	-	支管弁:1基
路線①	農務課	-	11.3m	空気弁:1基
VLPφ50(S63-013)	水道工務課	-	-	-
路線②	農務課	-	8.8m	支管弁:1基
VPφ50(S63-013)	水道工務課	-	-	-

工事名	土地改良事業関連(高棚町地内) 配水管布設替工事		
路線名	市道高棚大道線ほか		
工事箇所	安城市高棚町地内		
工事番号	R04-40		
図面名称	平面図 配管図 断面図		
縮尺	図示	図面番号	1/3

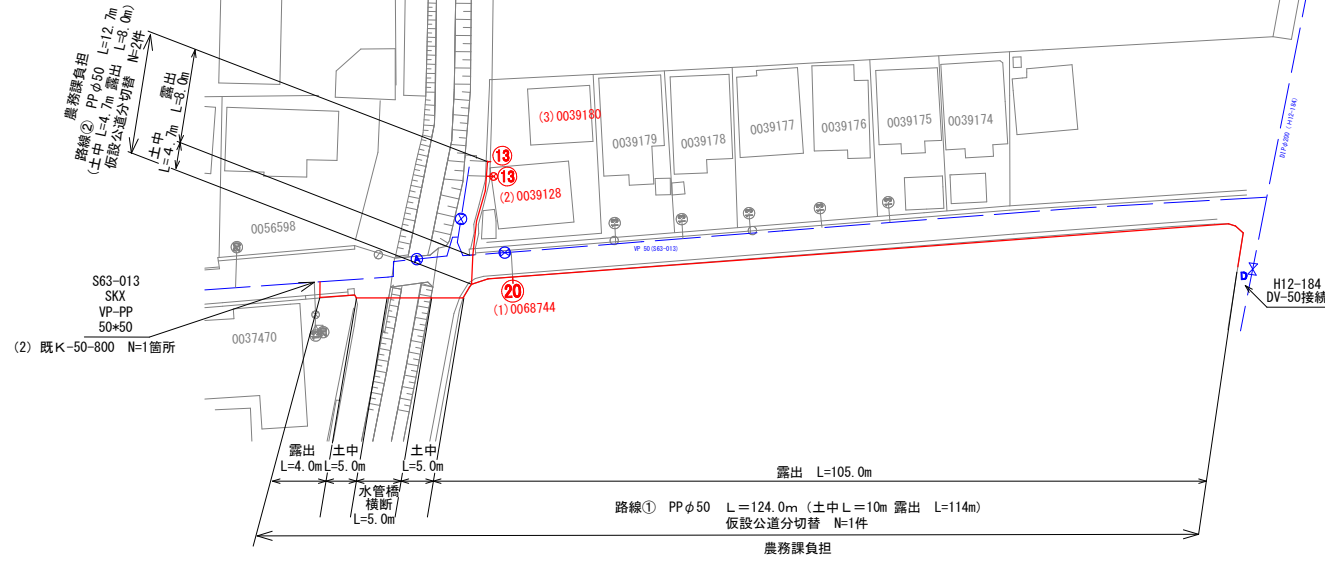
$$S = 1/1000$$


K-仮設土工設置時



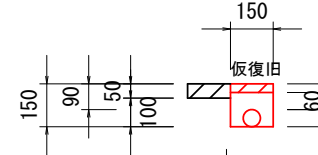


恢復旧
再生密粒度As13mmtop:3cm
瀝青材無し
埋戻:細粒改良土
PPφ50

K-仮設土工撤去時

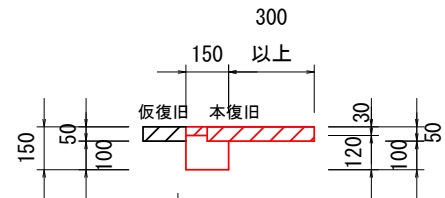

本復旧
再生密粒度As13mmtop:5cm
プライムコート
埋戻:RC-40
不陸整正:補足材無
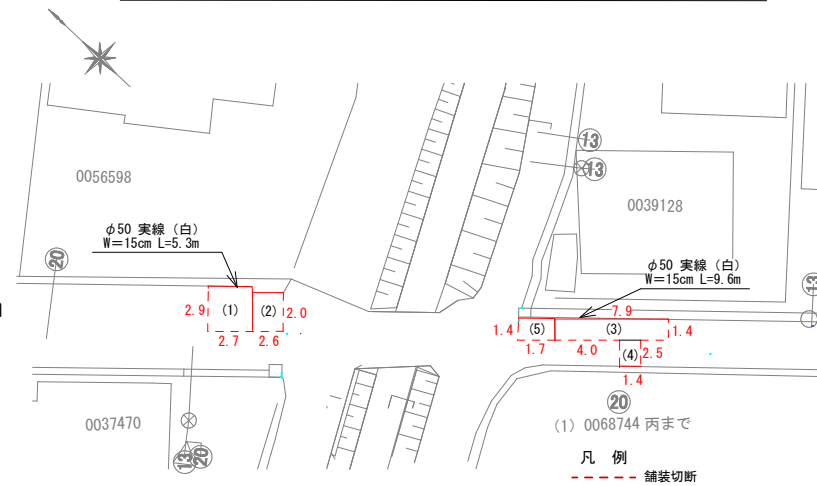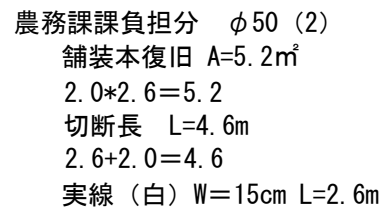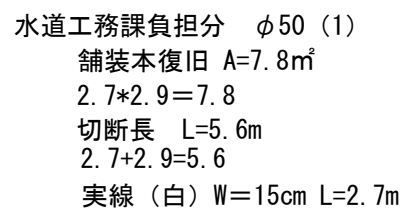
$$S = 1/500$$


水道工務課負担分 φ50 (3)
 舗装本復旧 $A=11.1\text{m}^2$
 $1.4 \times 7.9 = 11.1$
 切断長 $L=7.9\text{m}$
 $1.4 + 2.5 + 4.0 = 7.9$
 実線 (白) $W=15\text{cm}$ $L=7.9\text{m}$

水道工務課負担分 公道分 (4)
 舗装本復旧 $A=3.5\text{m}^2$
 $1.4 \times 2.5 = 3.5$
 切断長 $L=5.0\text{m}$
 $2.5 + 2.5 = 5.0$

農務課課負担分 φ50 (5)
 舗装本復旧 $A=2.4\text{m}^2$
 $1.4 \times 1.7 = 2.4$
 切断長 $L=3.1\text{m}$
 $1.4 + 1.7 = 3.1$
 実線 (白) $W=15\text{cm}$ $L=1.7\text{m}$


工事名	土地改良事業関連（高棚町地内） 配水管布設替工事		
路線名	市道高棚大道線ほか		
工事箇所	安城市高棚町地内		
工事番号	R04-40		
図面名称	仮設配管図 舗装積図		
縮尺	図示	図面番号	2/3
安城市上下水道部水道工務課			

水管橋詳細図

配管材料表 (略号 R: リングジョイント接合, 10K: 10Kフランジ接合, 上水: 上水フランジ接合, P: プレーンエンド, SB: SUSベベル, B: ベベルエンド, M: メカ差し口)


部番	名 称	規 格 . 寸 法	数 量	備 考
1	R×P 90° 曲管	50A×340×3900	1	「安城市水道事業」表示付
2	P×R×10K 特殊管	50A×340×90° ×1000×120	1	
3	リングジョイント	50A	1	SGめっき+ナイロンコート品
4	配管支持金具	50A	3	SGめっき品
5	水道用急速空気弁	Φ25	1	
—	フランジ接合材	BT, NT, 2W, LSP型パッキン 4-M16×70	1組	SUS304, 50A10K用

平 面 図 縮尺1／10

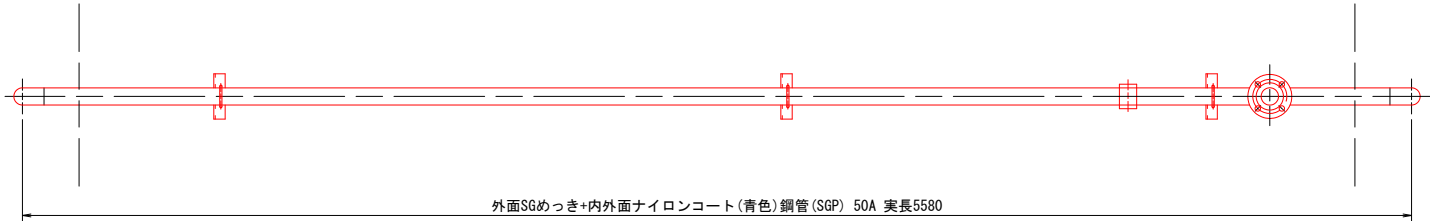


配管支持金具 縮尺1／5


表面処理: SGめっき

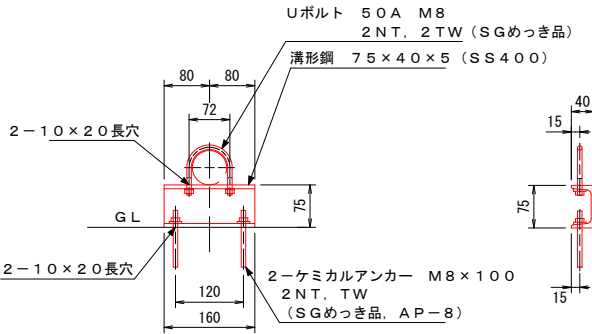

側 面 図 縮尺1／10

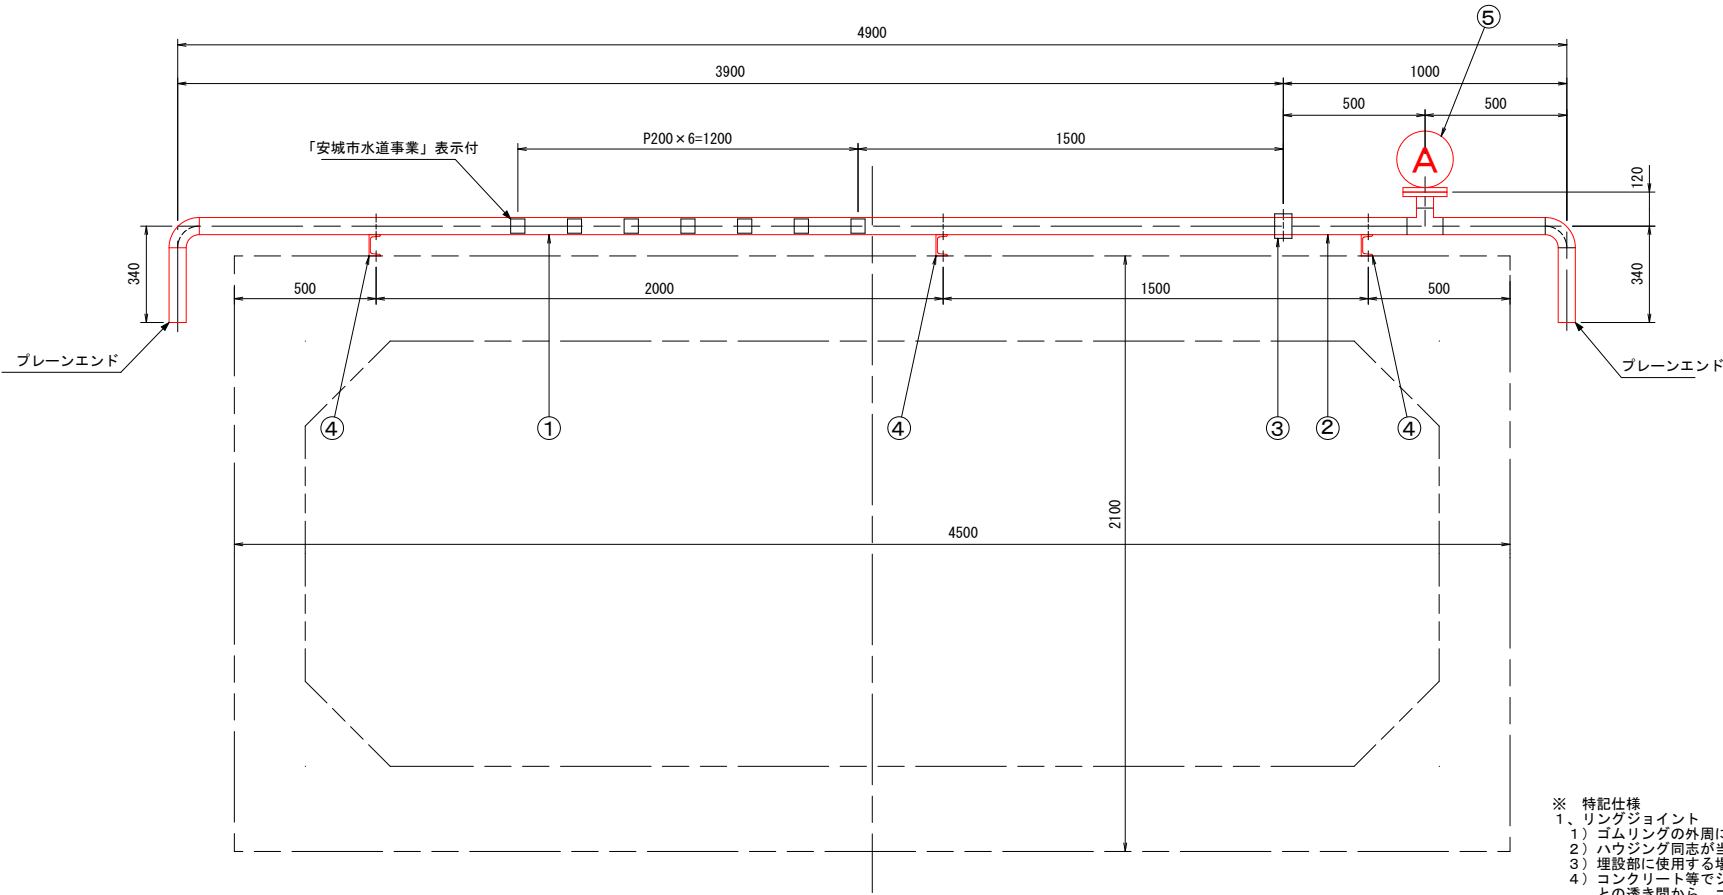

文字シート詳細図 1／10

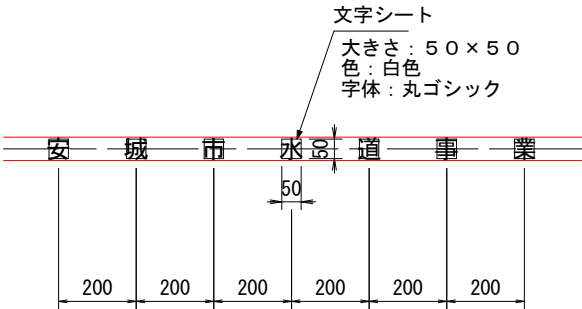

※ 特記仕様
1、リングジョイント
1) ゴムリングの外周に滑剤を塗布すること。
2) ハウジング同志が当たるまで、ボルトを締めつけること。
3) 埋設部に使用する場合は、防護コンクリート等によって前後の管を固定すること。
4) コンクリート等でジョイントを巻く場合は、防蝕テープ等でハウジングとパイプとの透き間から、コンクリート等が侵入しないようにすること。

工事名	土地改良事業関連(高棚町地内) 配水管布設替工事		
路線名	市道高棚大道線ほか		
工事箇所	安城市高棚町地内		
工事番号	R04-40		
図面名称	水管橋詳細図		
縮尺	図示	図面番号	3/3
安城市上下水道部水道工務課			